


PLANTA BAIXA ESQUEMÁTICA
ESC.: 1/100

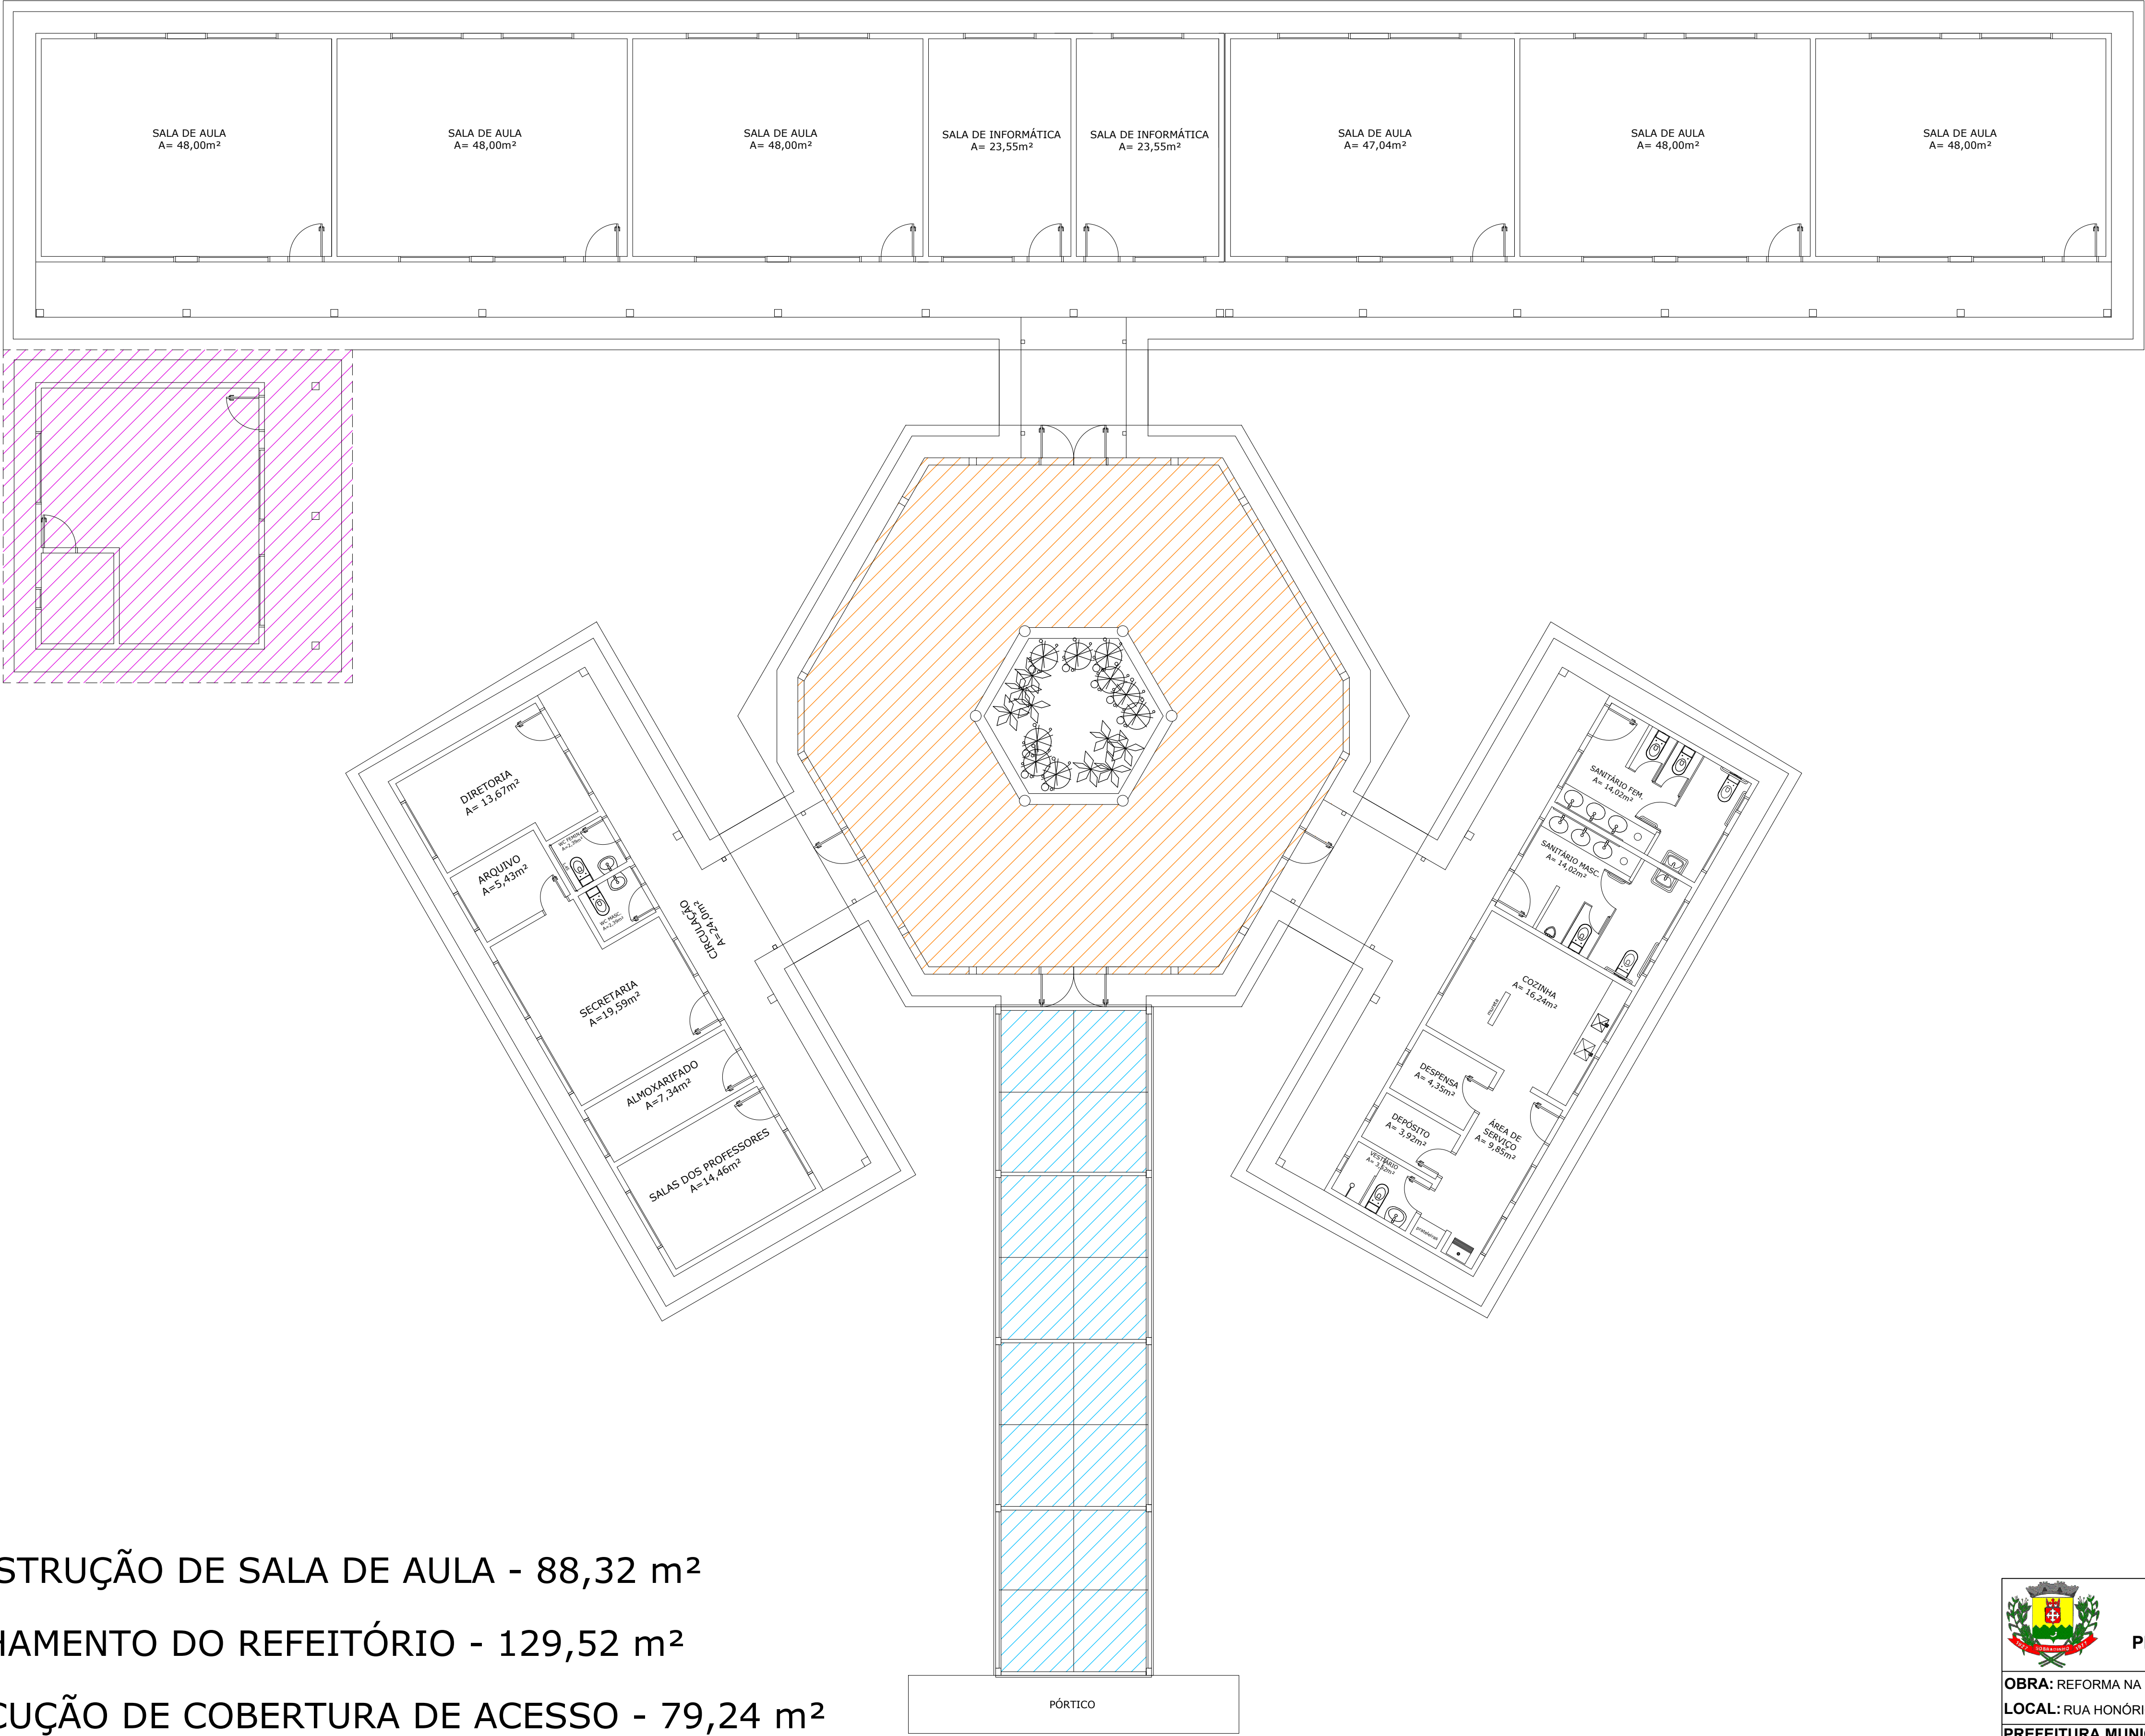

- CONSTRUÇÃO DE SALA DE AULA - 88,32 m²
- FECHAMENTO DO REFEITÓRIO - 129,52 m²
- EXECUÇÃO DE COBERTURA DE ACESSO - 79,24 m²

 REPÚBLICA FEDERATIVA DO BRASIL ESTADO DO RIO GRANDE DO SUL PREFEITURA MUNICIPAL DE SOBRADINHO 	
OBRA: REFORMA NA EMEB ESPÍRITO SANTO II	ÁREA TOTAL: 88,32 m² 129,52 m² 79,24 m²
LOCAL: RUA HONÓRIO LUIZ GUERREIRO - VERA CRUZ - SOBRADINHO/RS	ESCALA: 1/100
PREFEITURA MUNICIPAL DE SOBRADINHO: LUIZ AFFONSO TREVISAN - PREFEITO MUNICIPAL	DESENHO: NATÁLIA CARNIEL
RESP. PROJETO: Eng ^º : NATÁLIA CARNIEL - CREA/RS: 247534	DATA: Outubro/2025
DESCRIÇÃO: PLANTA BAIXA ESQUEMÁTICA	PRANCHA: 01