






PLANTA BAIXA - SALA DE AULA
ESC.: 1/50

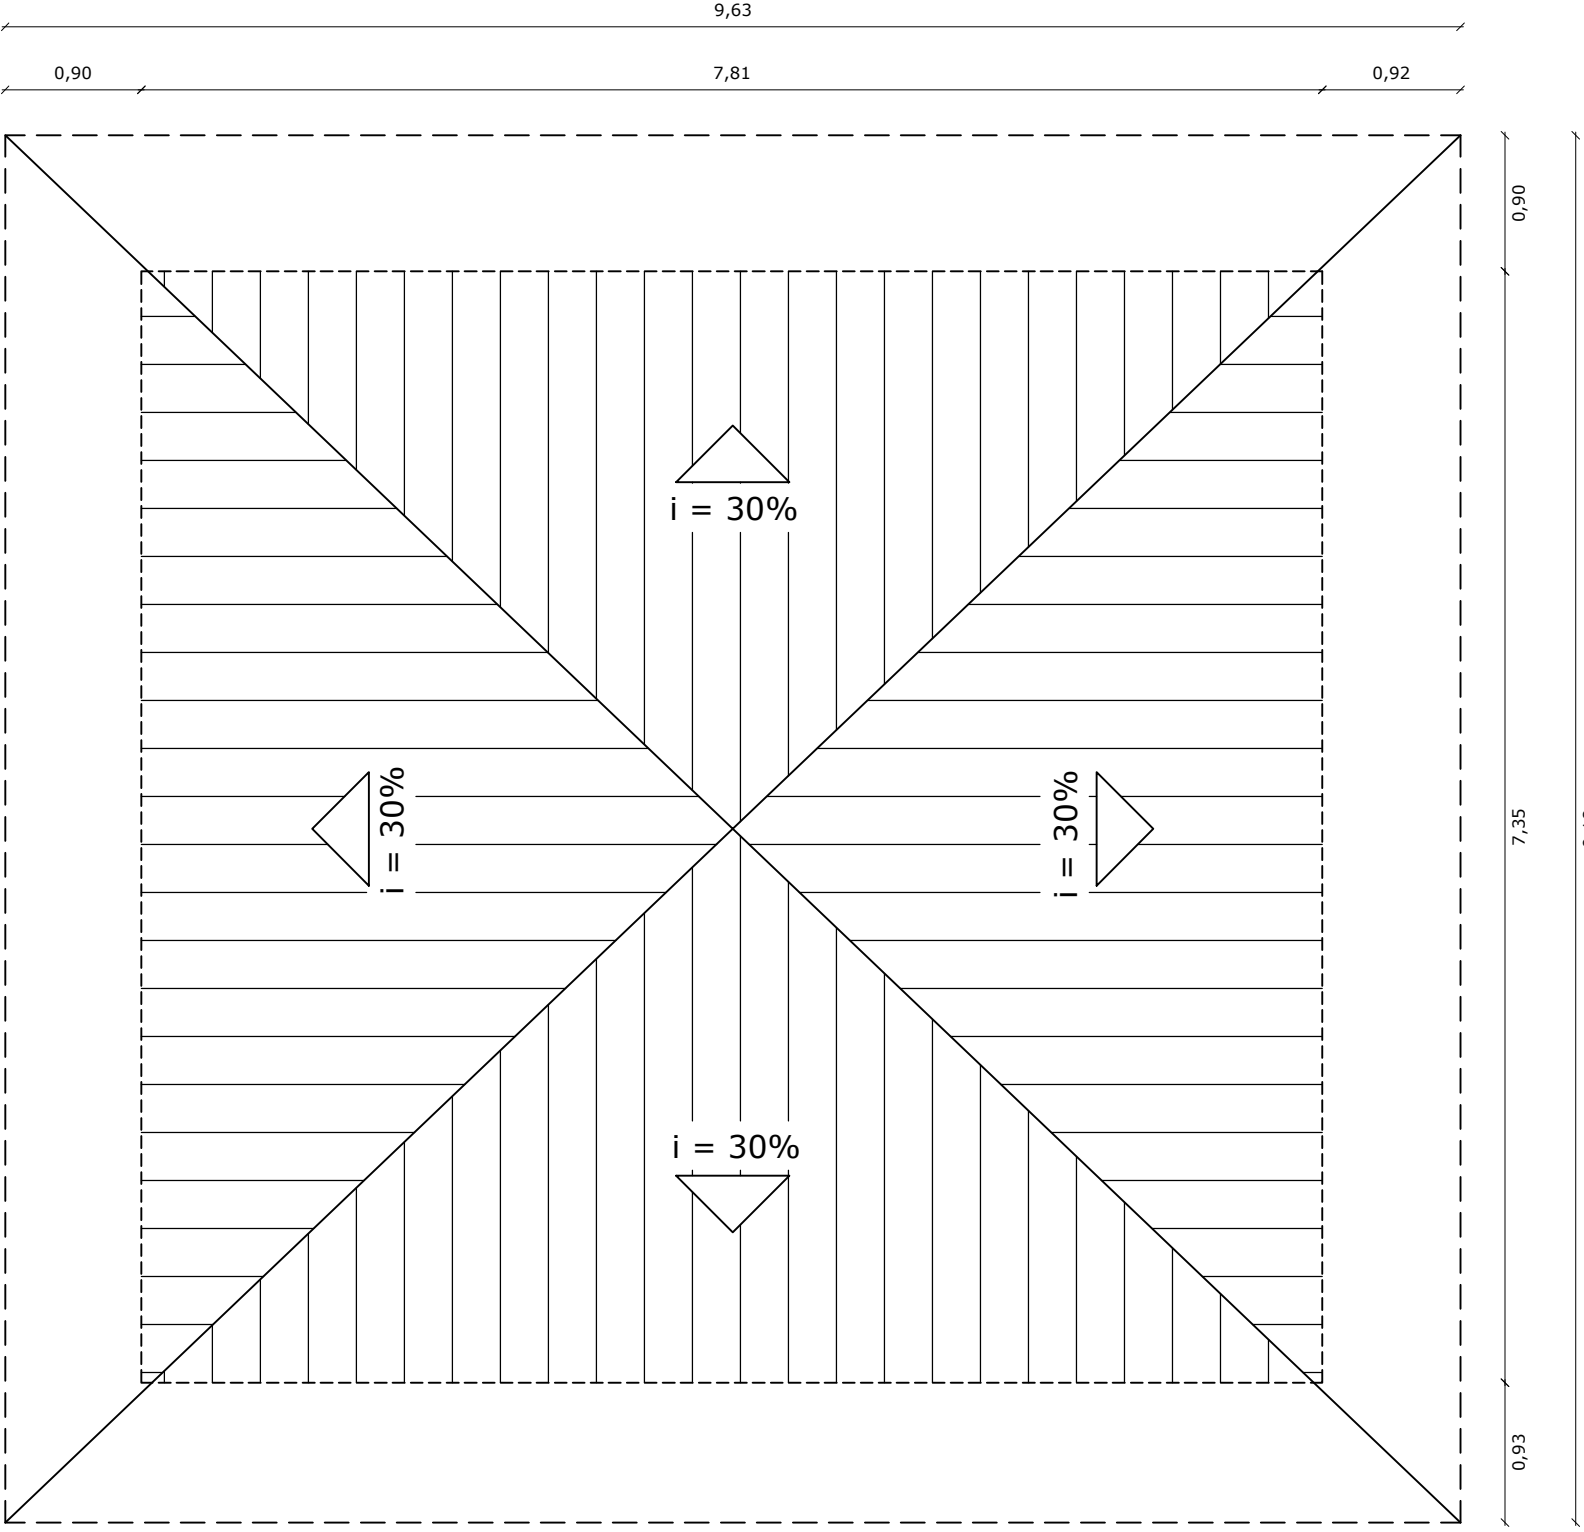


PLANTA COBERTURA
ESC.: 1/50

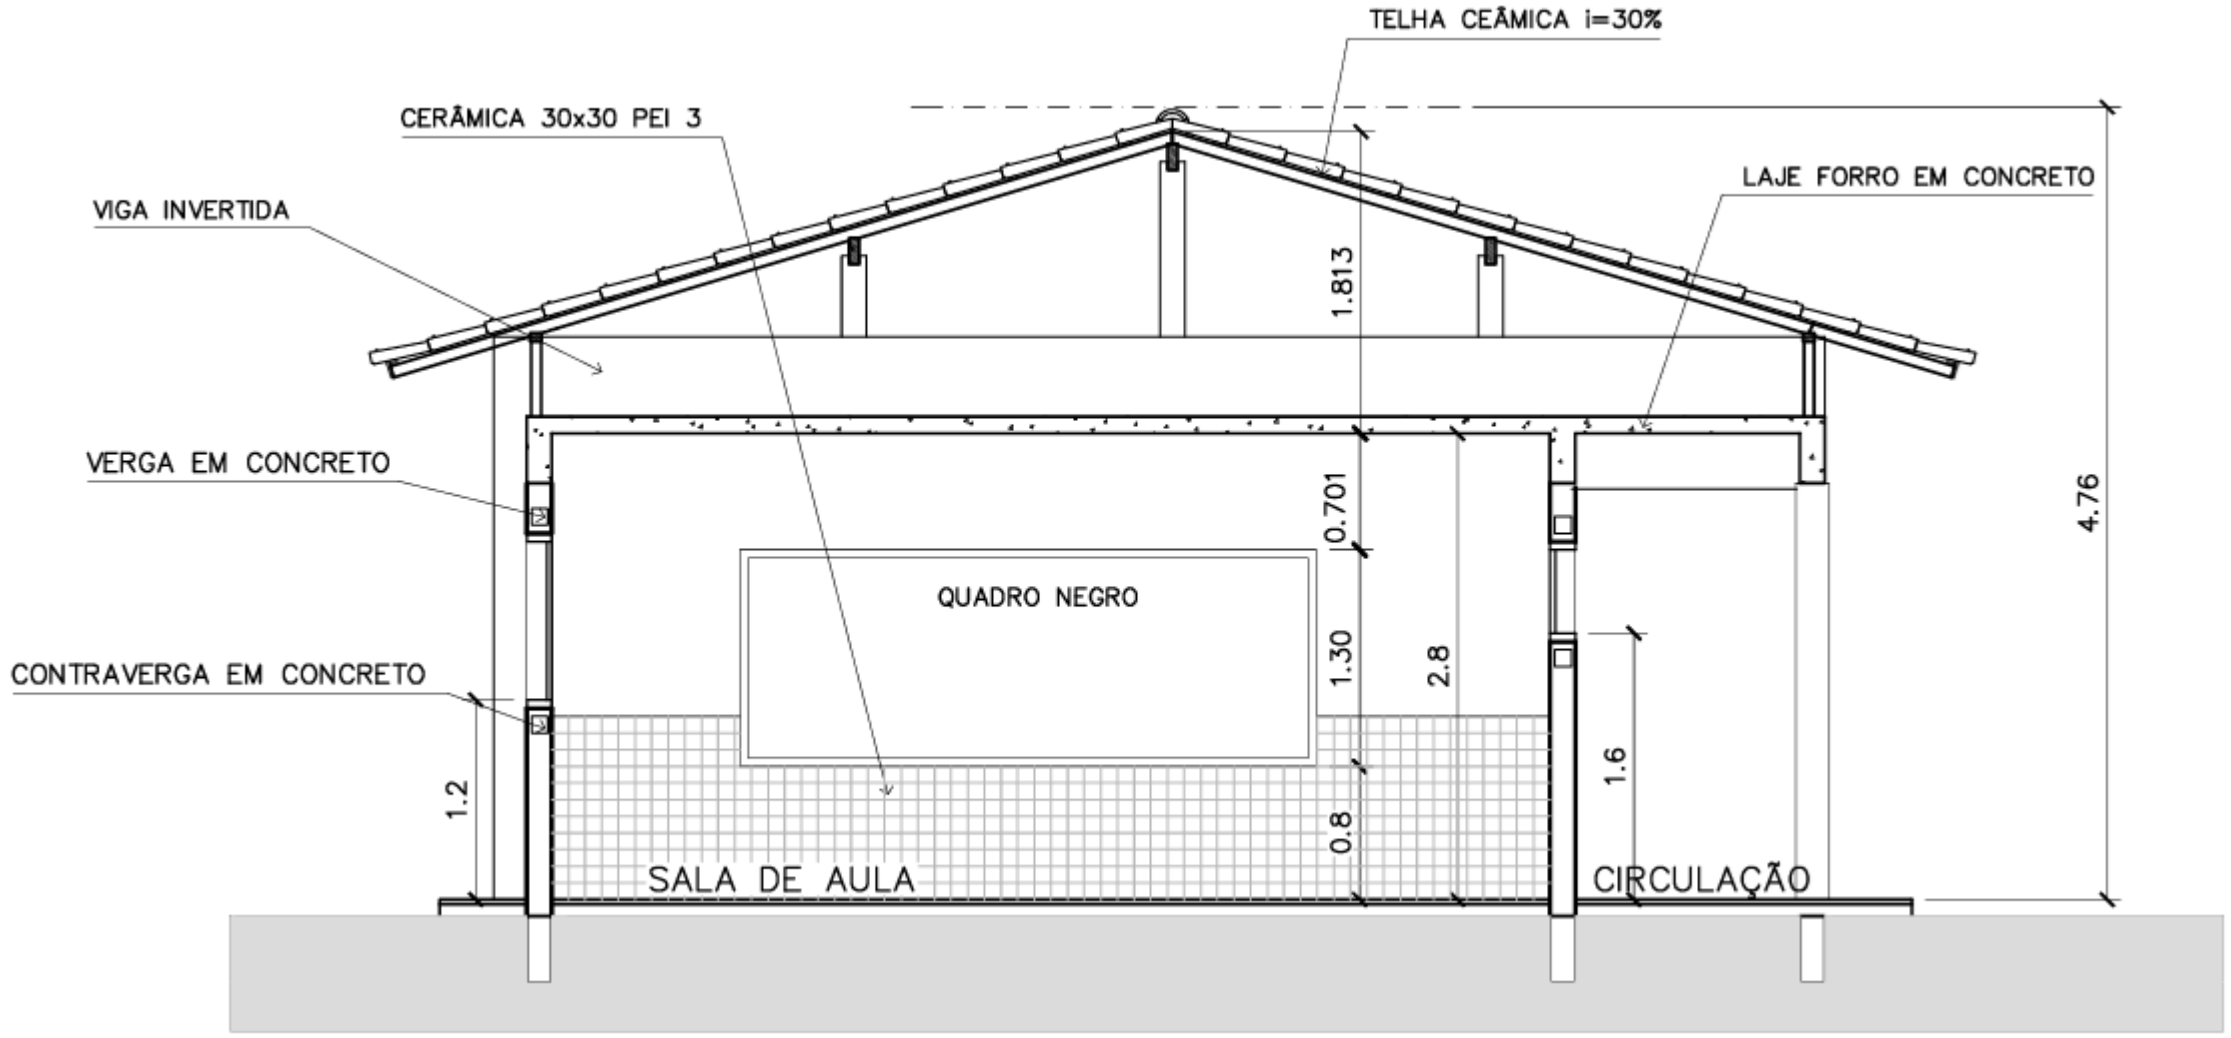


CORTE ESQUEMÁTICO

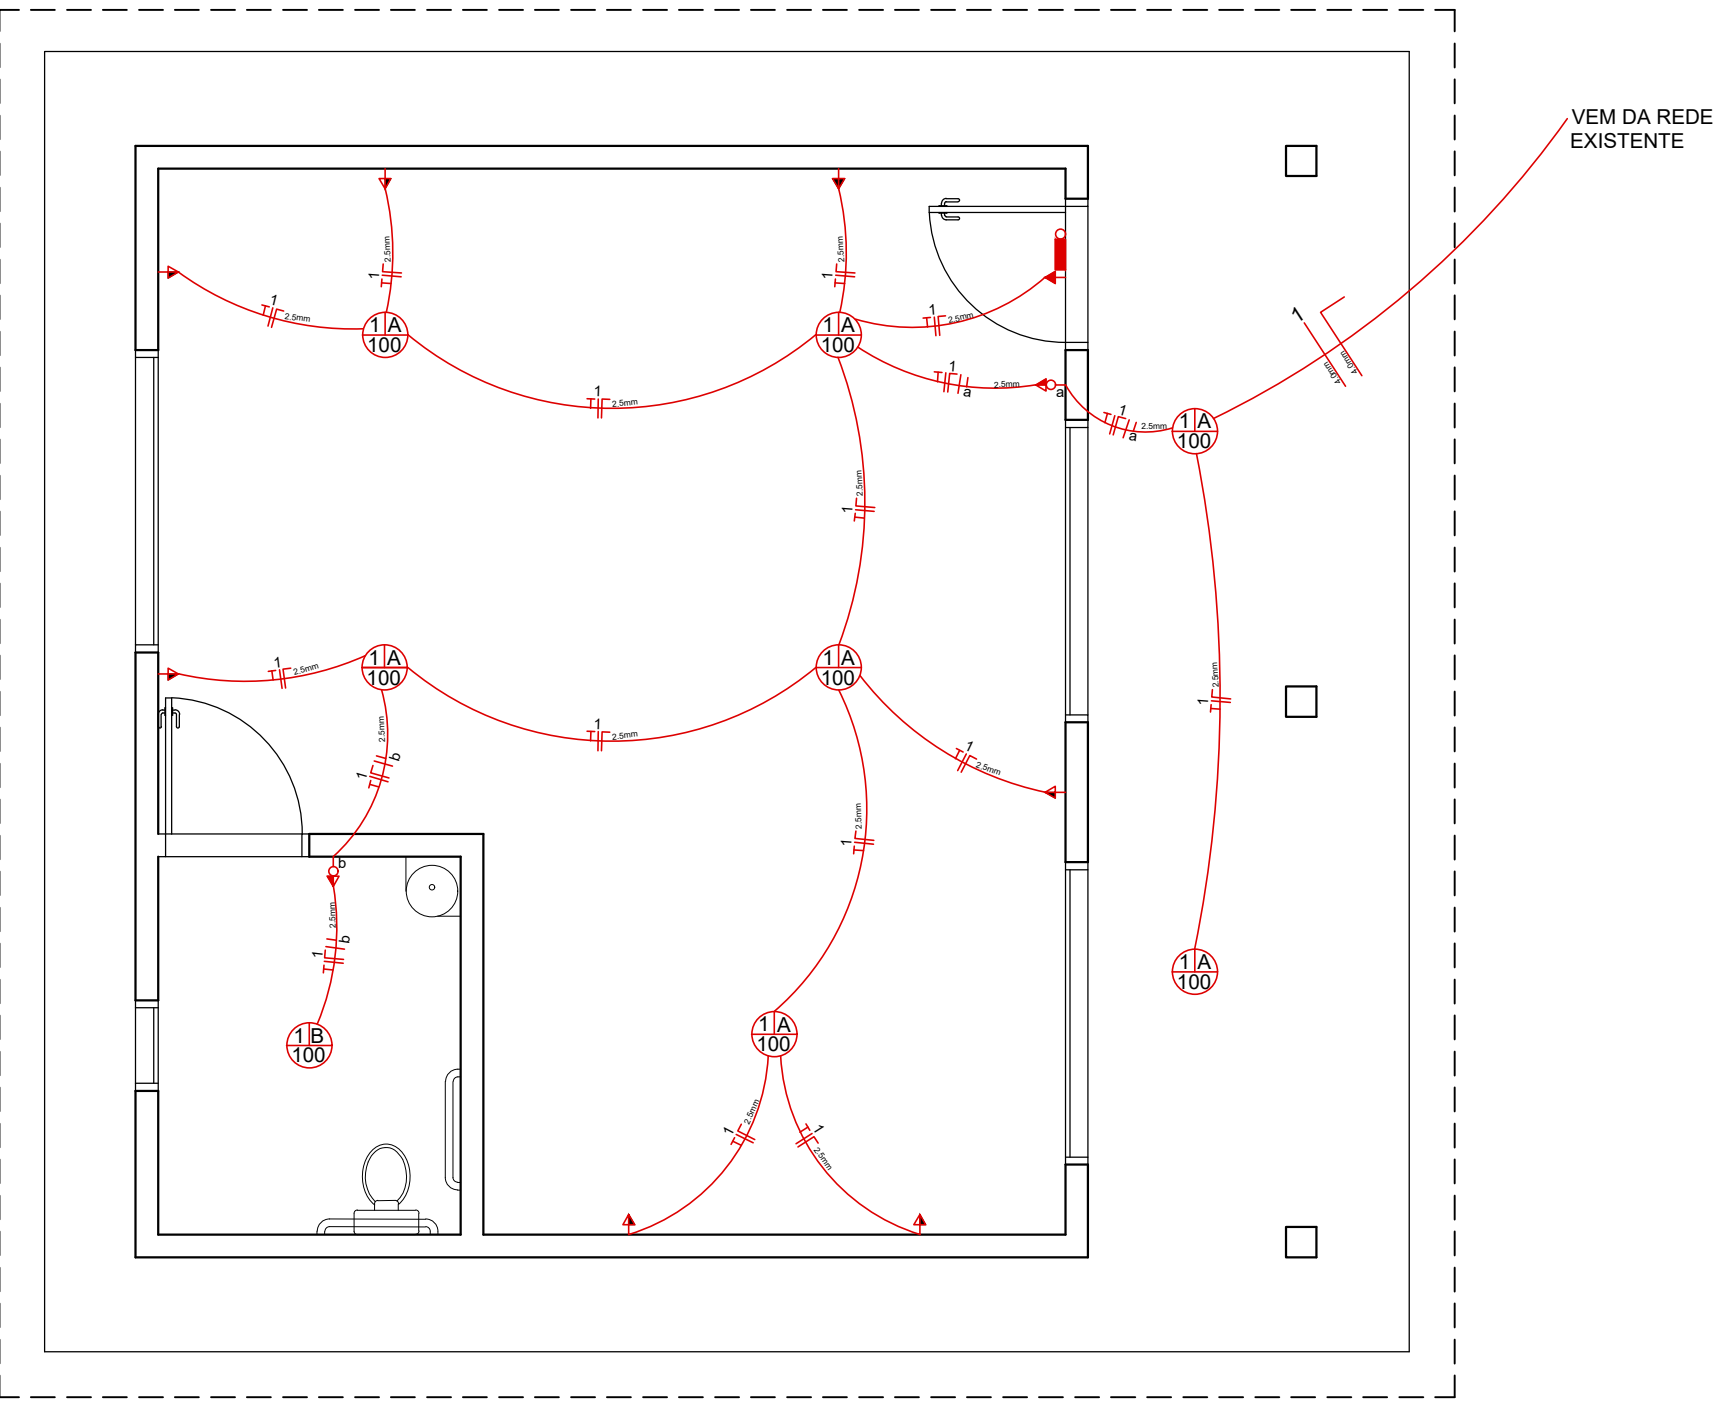

PROJETO ELÉTRICO
ESC.: 1/50

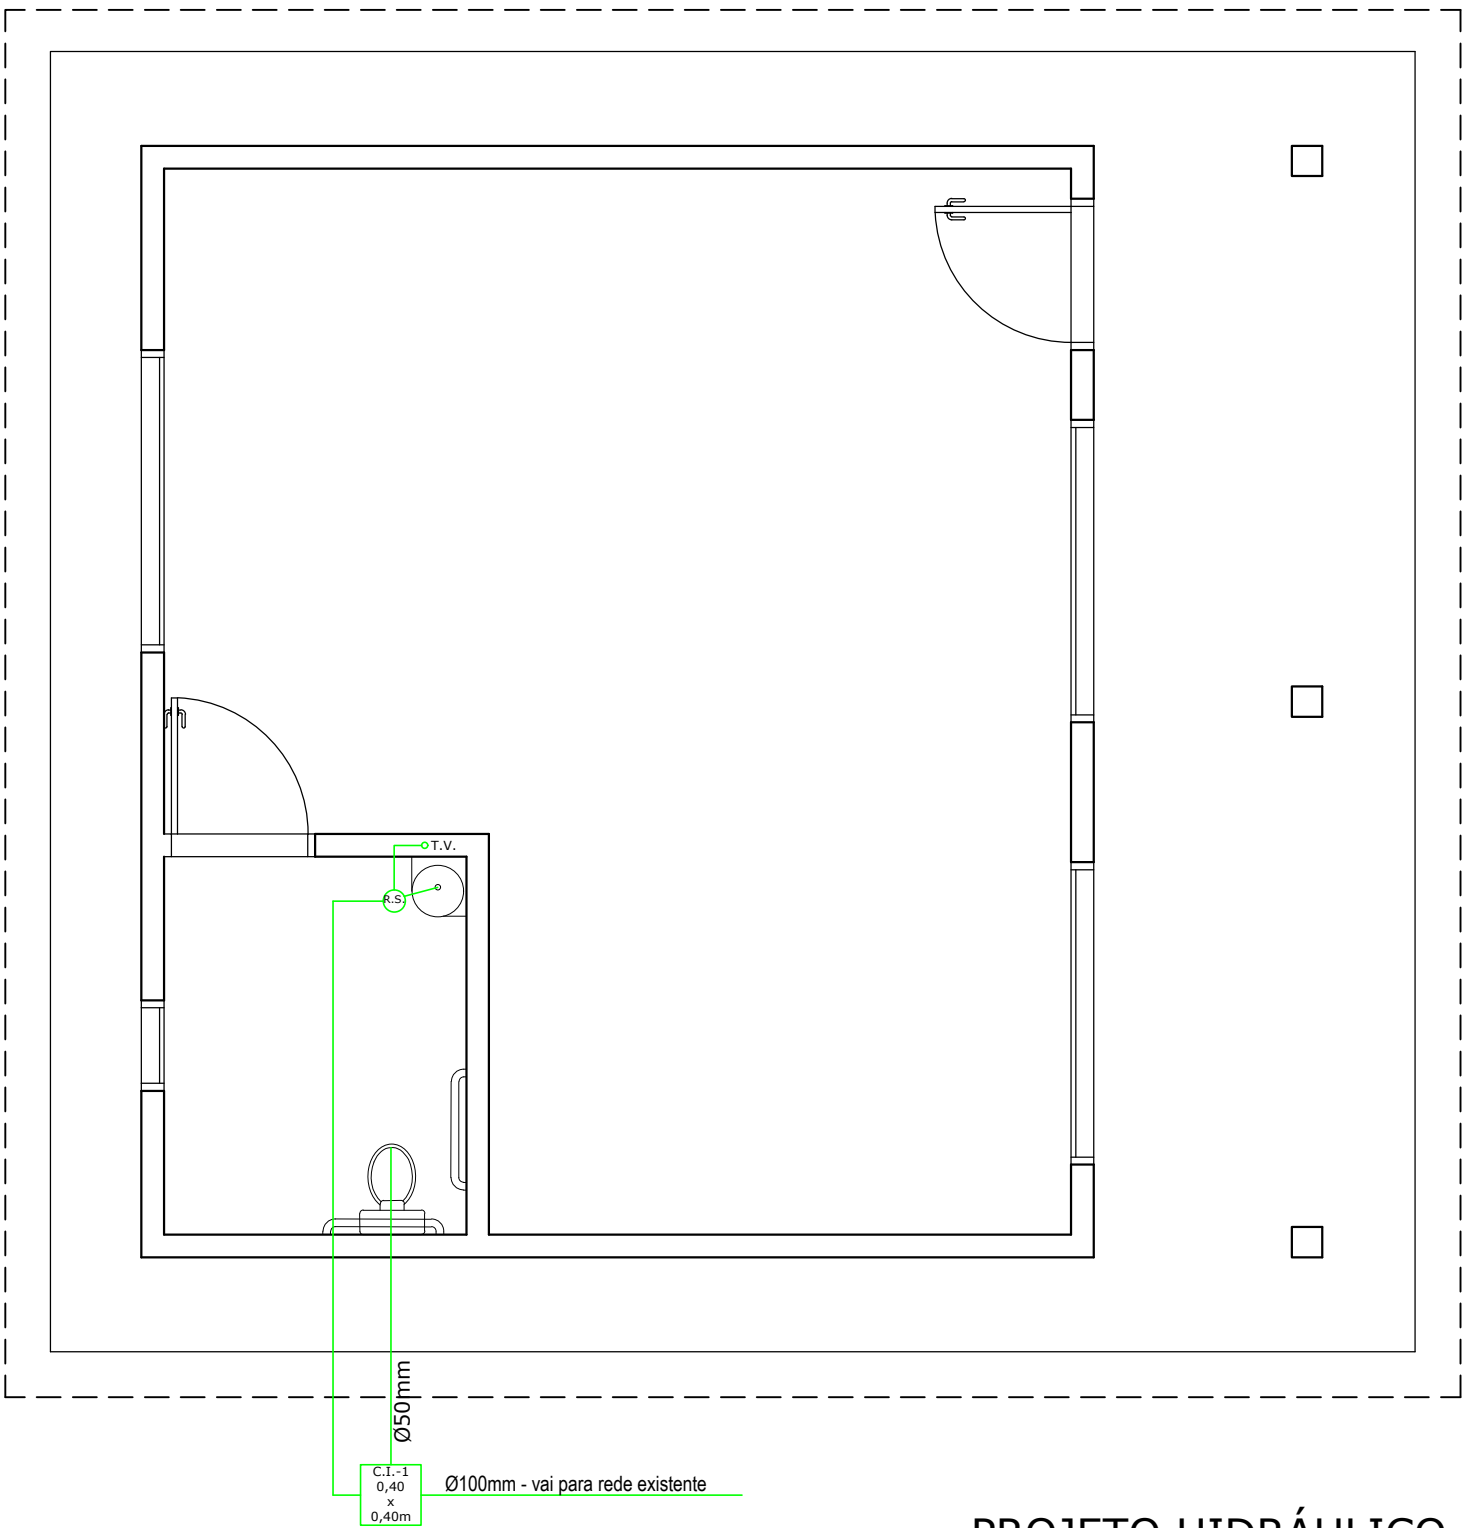

PROJETO HIDRÁULICO
ESC.: 1/50

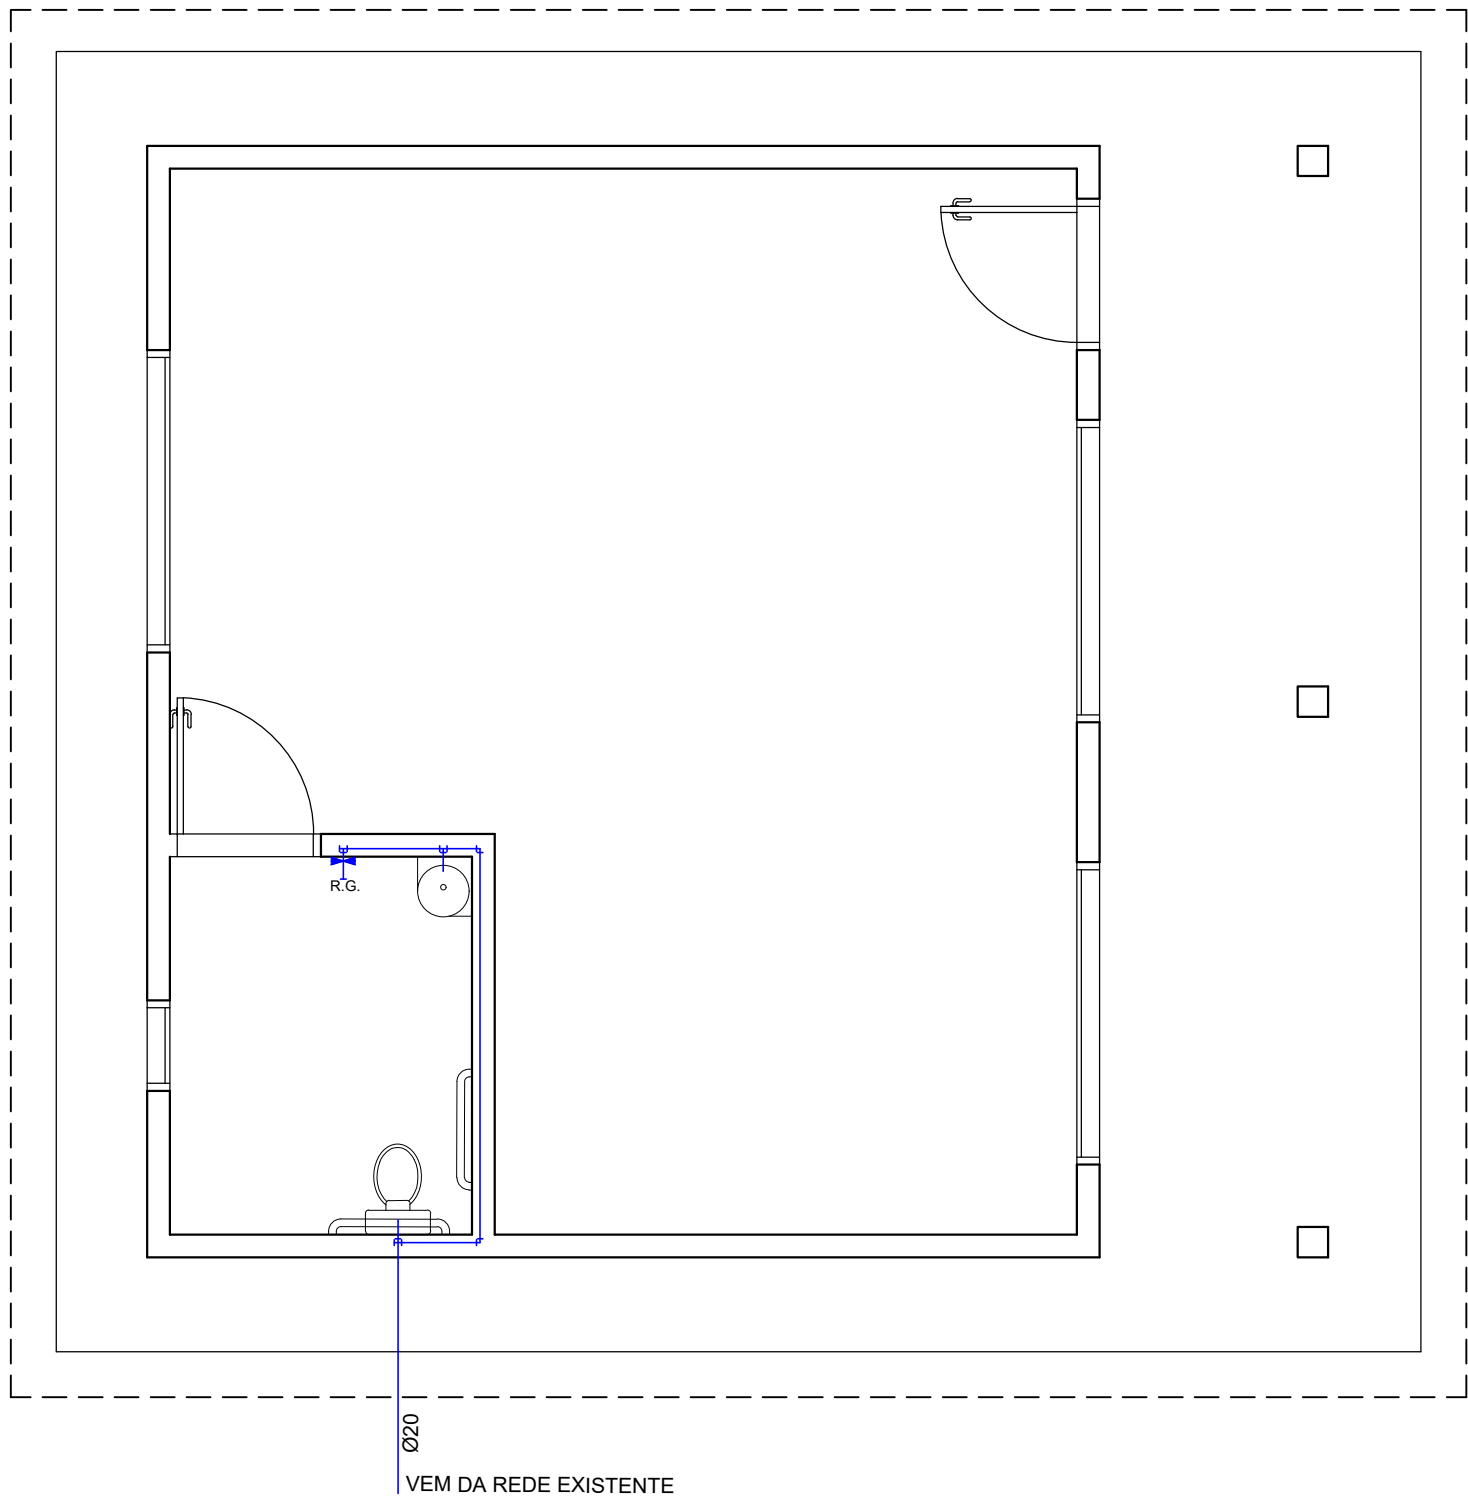

PROJETO HIDROSSANITÁRIO
ESC.: 1/50

 REPÚBLICA FEDERATIVA DO BRASIL ESTADO DO RIO GRANDE DO SUL PREFEITURA MUNICIPAL DE SOBRADINHO			
OBRA: REFORMA NA EMEB ESPÍRITO SANTO II		ÁREA TOTAL: 88,32 m²	
LOCAL: RUA HONÓRIO LUIZ GUERREIRO - VERA CRUZ - SOBRADINHO/RS		ESCALA: 1/50	
PREFEITURA MUNICIPAL DE SOBRADINHO: LUIZ AFFONSO TREVISAN - PREFEITO MUNICIPAL		DESENHO: NATÁLIA CARNIEL	
RESP. PROJETO: Engª: NATÁLIA CARNIEL - CREA/RS: 247534		DATA: Outubro/2025	PRANCHA: 03
DESCRIÇÃO: PROJETOS SALA DE AULA			